





Flutlichtanlage für Rasenspielfeld
Sportfreunde Dettingen unter Teck

Entwurf,
Lageplan 1:200

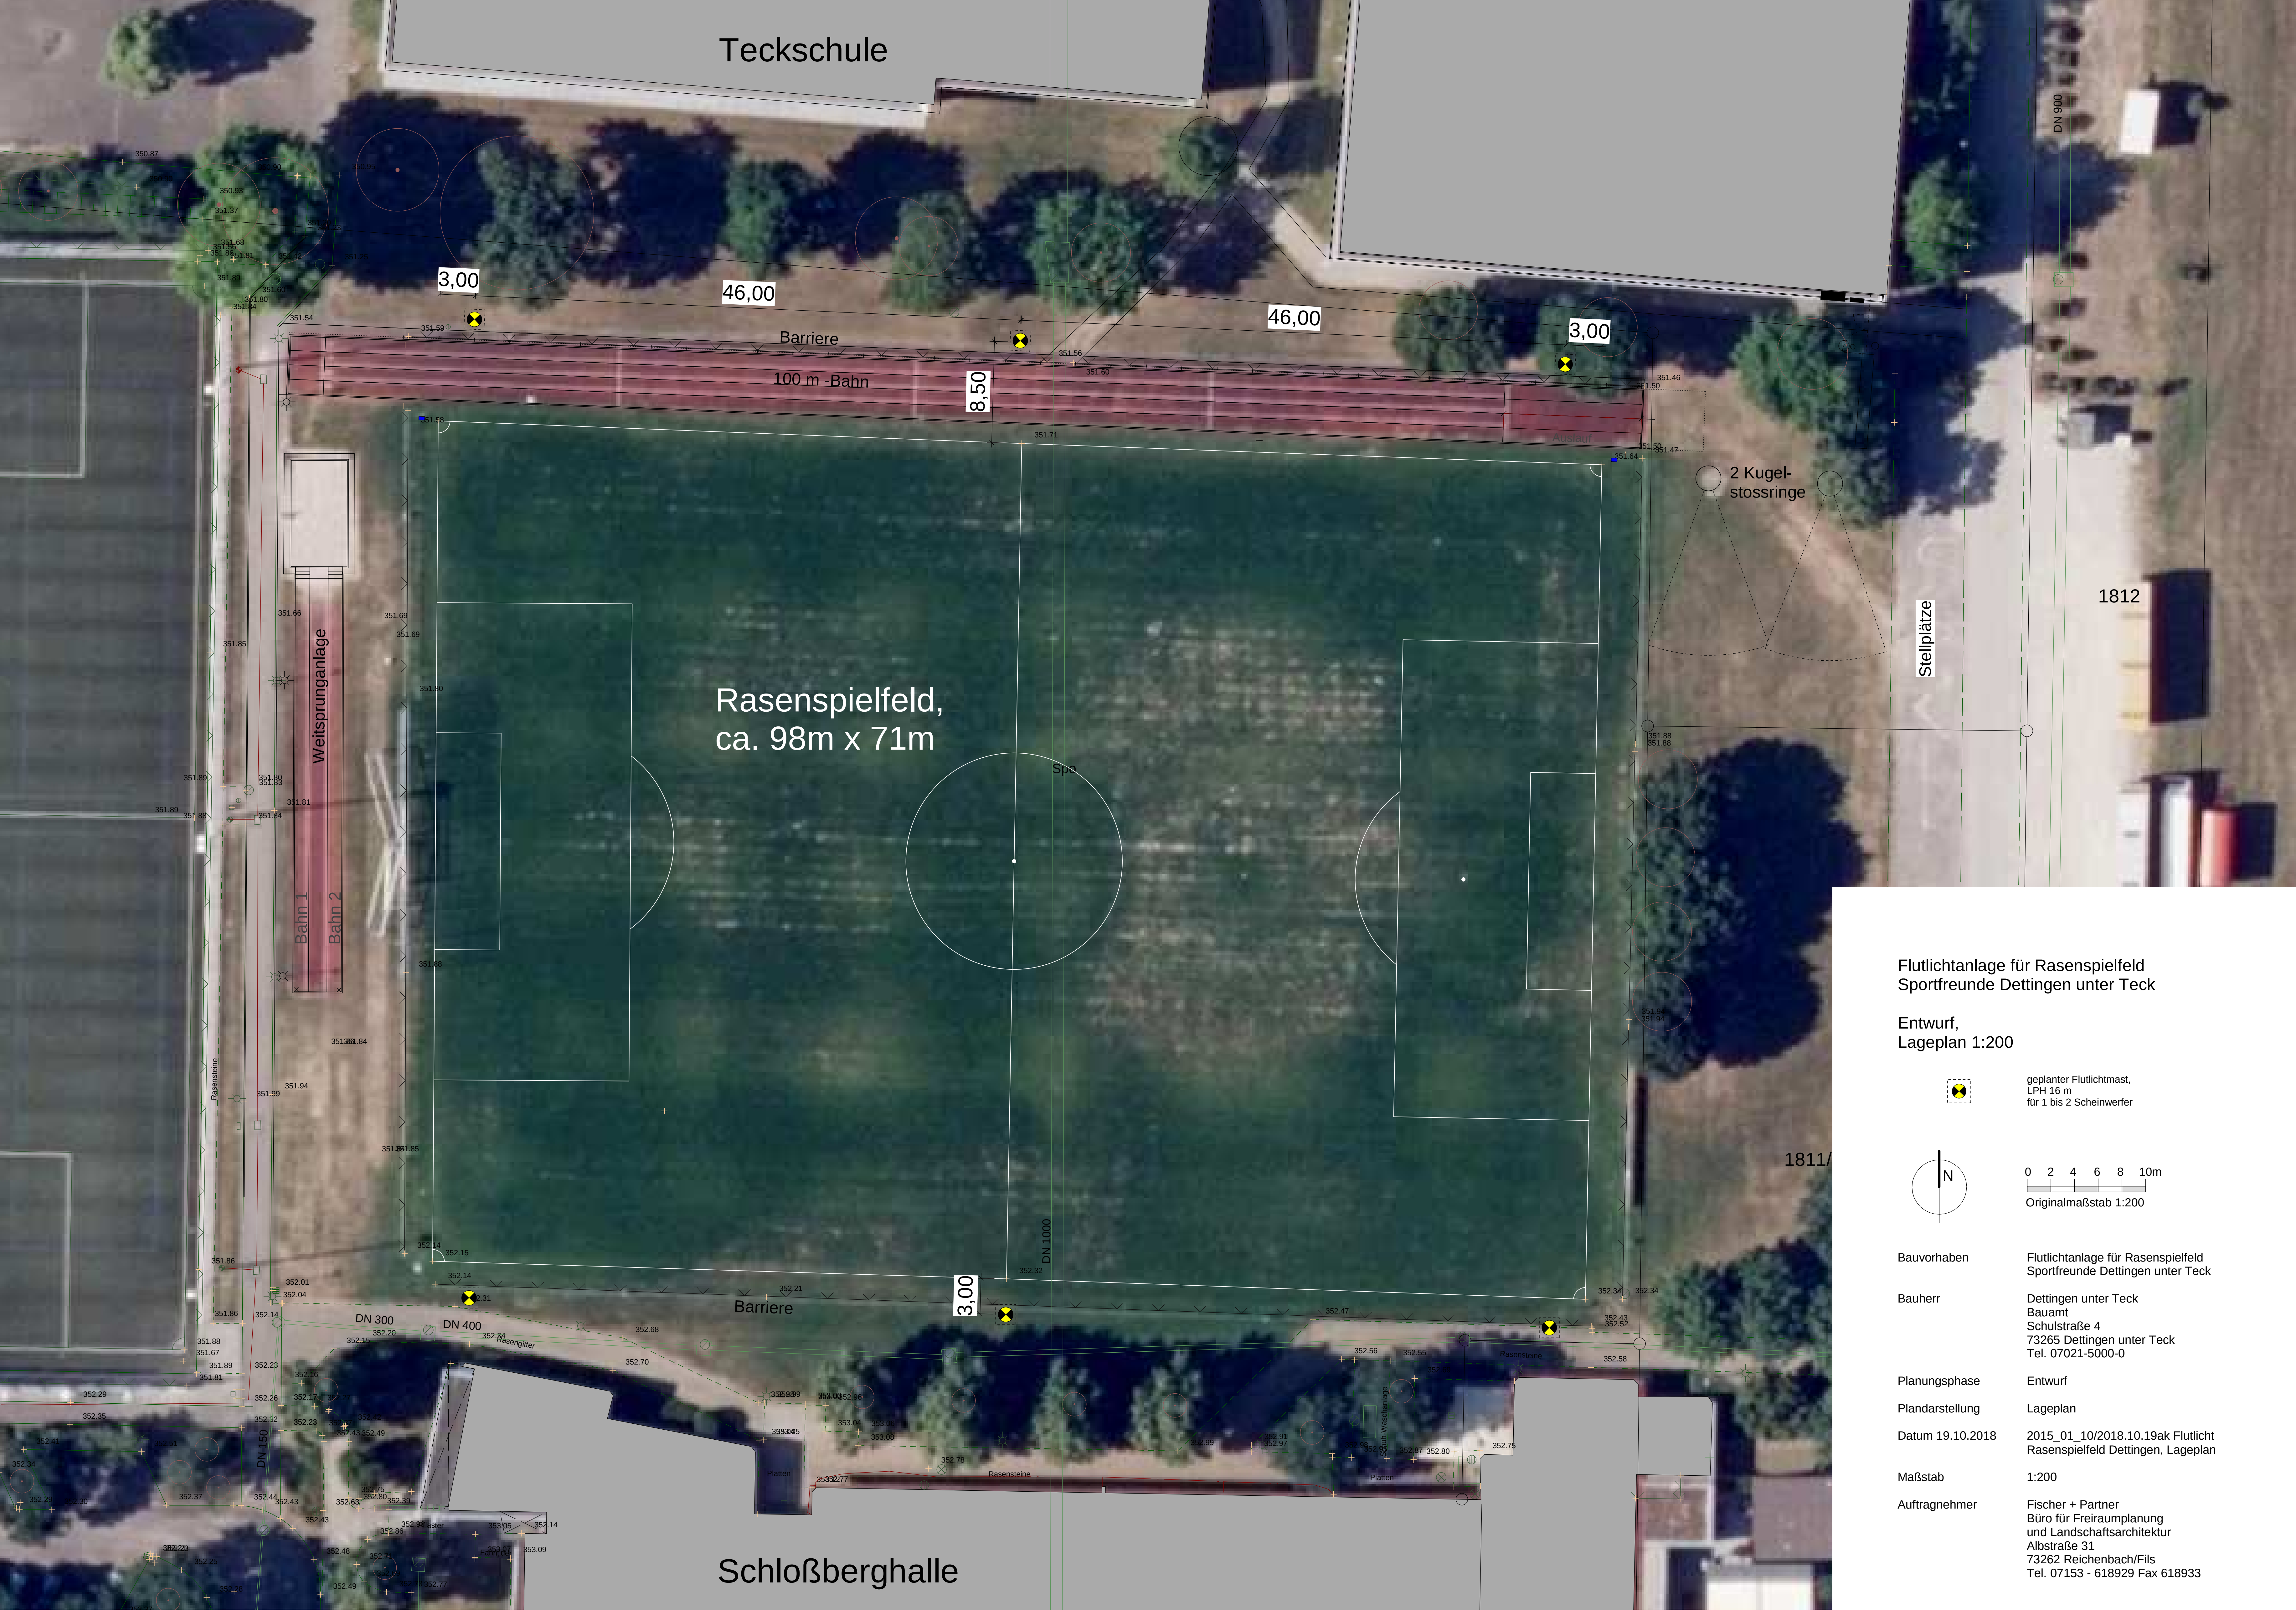

geplanter Flutlichtmast,
LPH 16 m
für 1 bis 2 Scheinwerfer

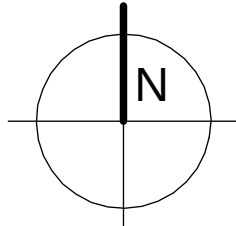

0 2 4 6 8 10m
Originalmaßstab 1:200

Bauvorhaben

Flutlichtanlage für Rasenspielfeld
Sportfreunde Dettingen unter Teck

Bauherr

Dettingen unter Teck
Bauamt
Schulstraße 4
73265 Dettingen unter Teck
Tel. 07021-5000-0

Planungsphase

Entwurf

Plandarstellung

Lageplan

Datum 19.10.2018

2015_01_10/2018.10.19ak Flutlicht
Rasenspielfeld Dettingen, Lageplan

Maßstab

1:200

Auftragnehmer

Fischer + Partner
Büro für Freiraumplanung
und Landschaftsarchitektur
Albstraße 31
73262 Reichenbach/Fils
Tel. 07153 - 618929 Fax 618933